


PLANTA BAJA. CLIMATIZACIÓN OFICINAS CALIDAD Y SALA COMPROBACIÓN DE PIEZAS

01
E:1/150


0 1.5 3 4.5

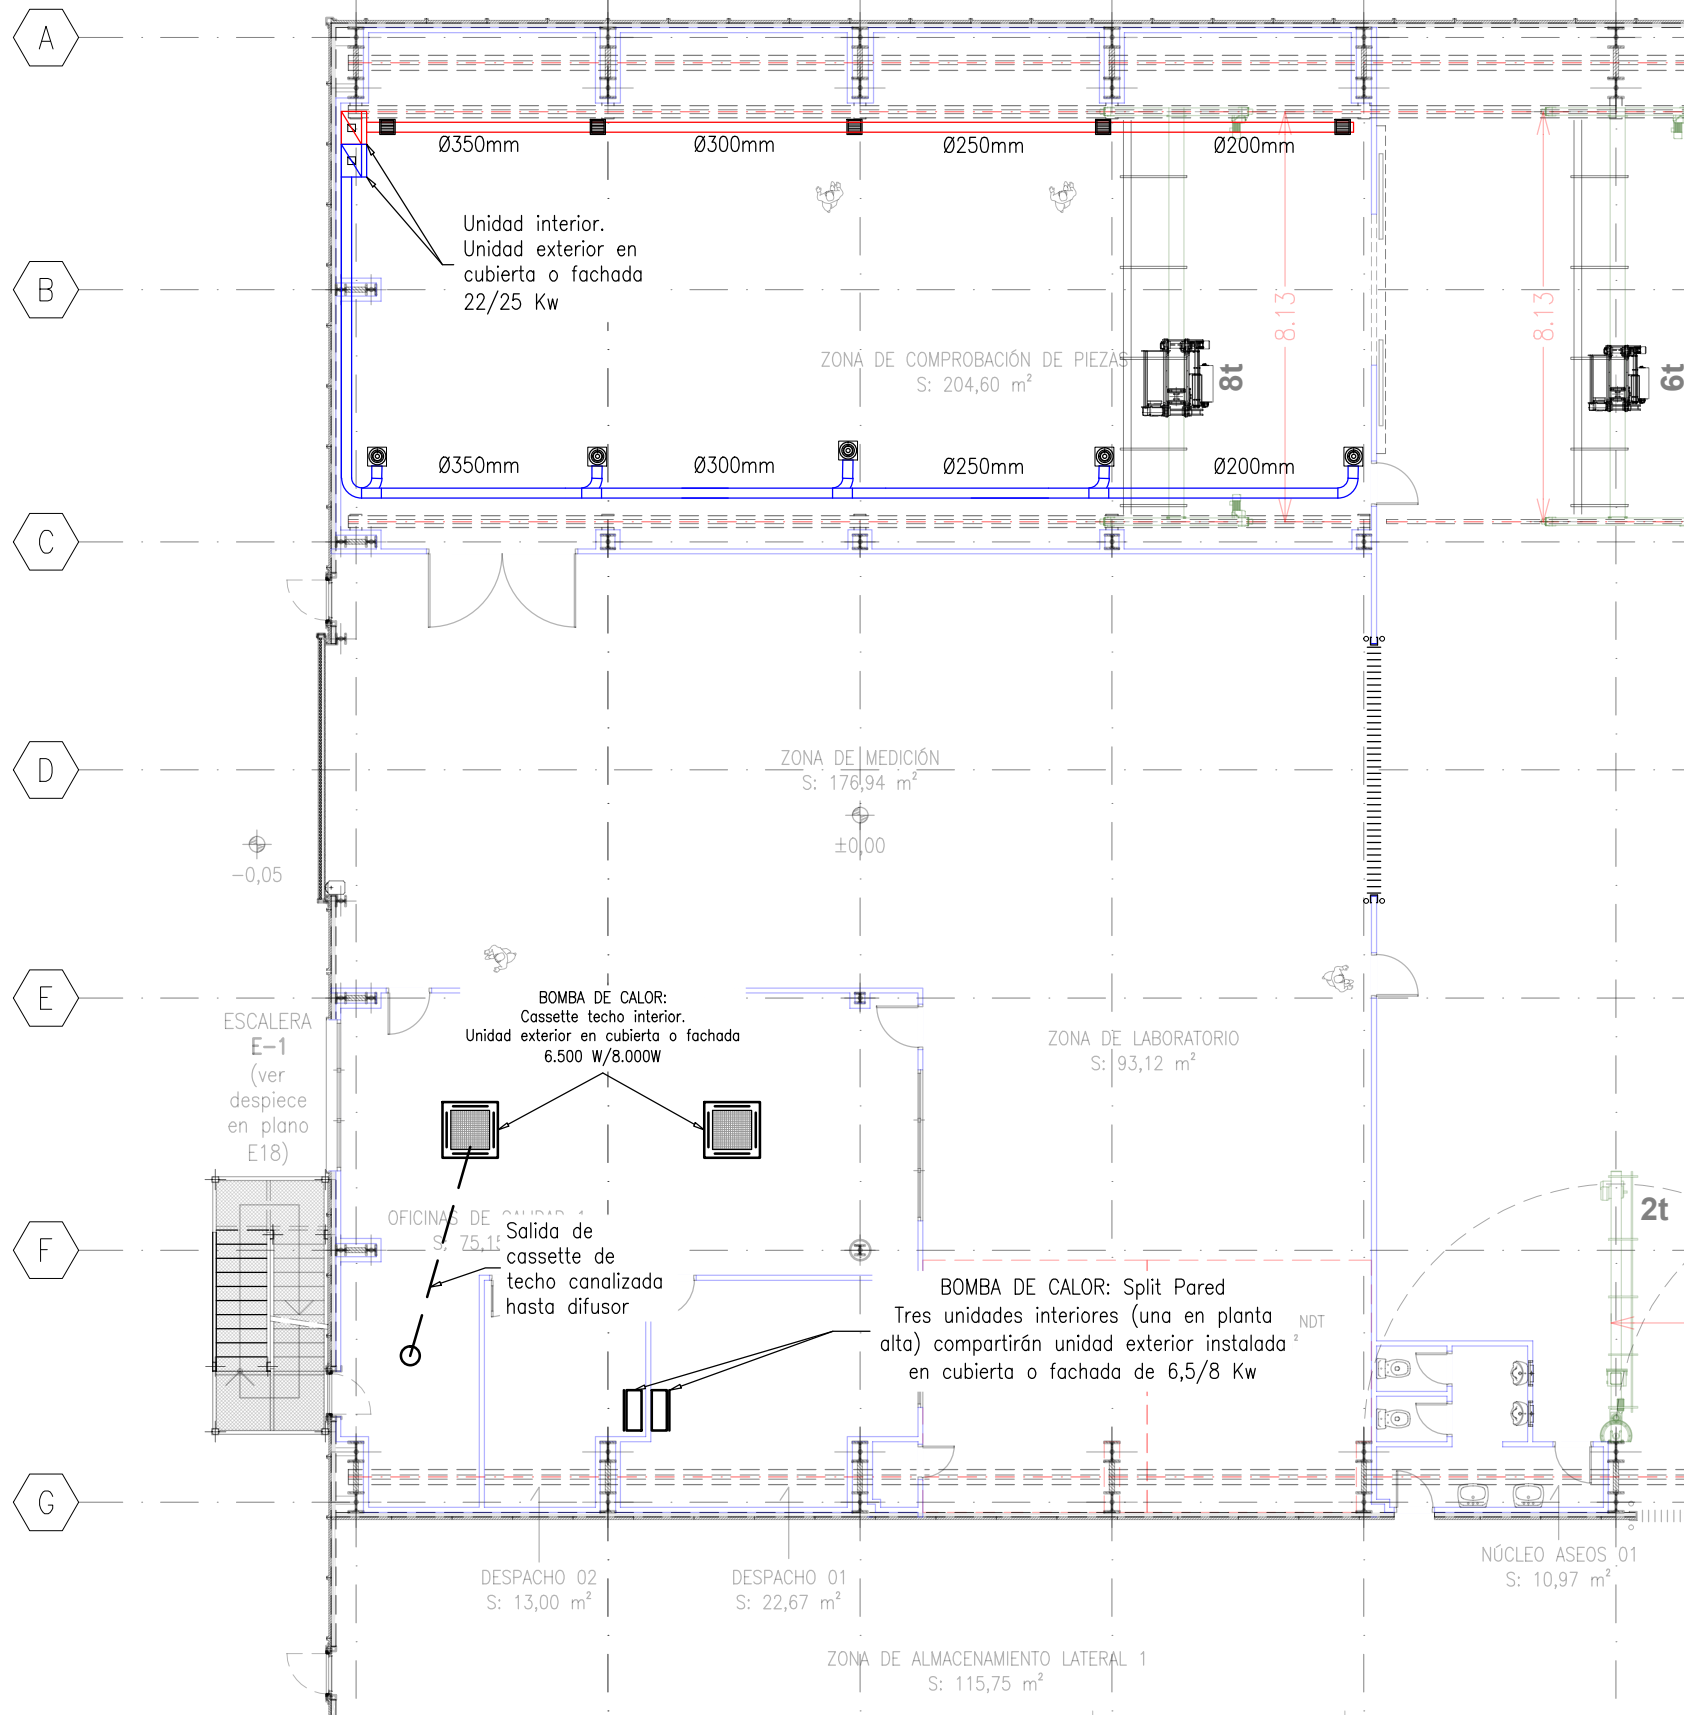

ENTREPLANTA. CLIMATIZACIÓN OFICINAS CALIDAD

02
E:1/150

0 1.5 3 4.5

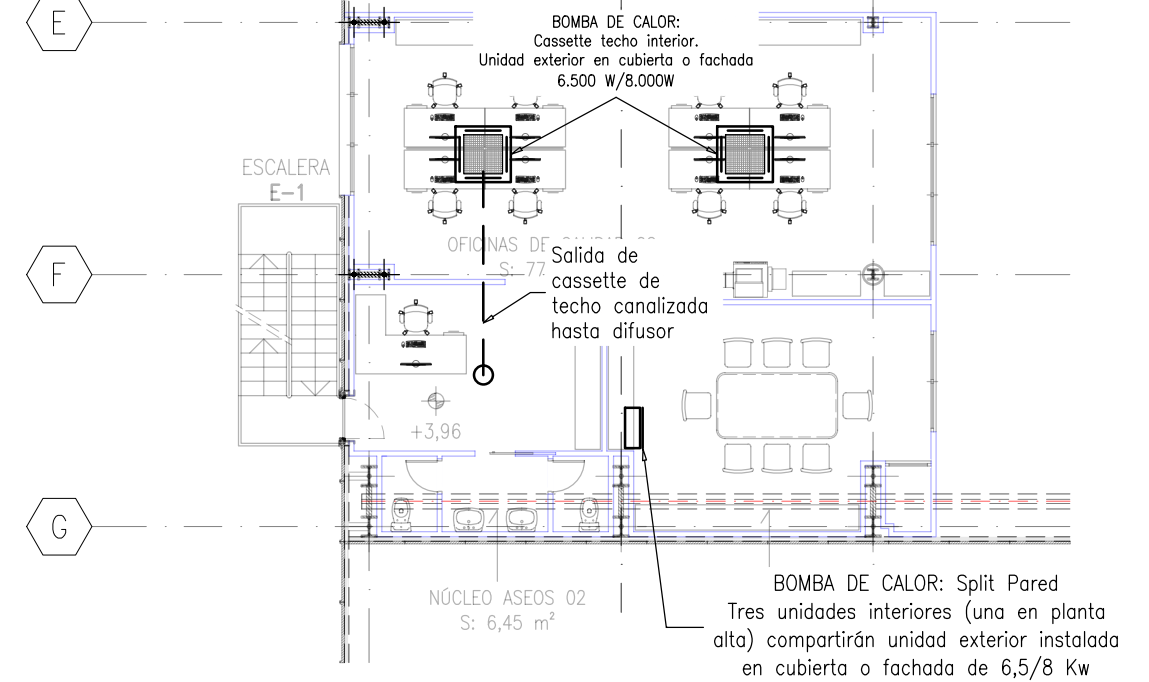

SERVICIOS DE INGENIERIA Y TOPOGRAFIA
www.calatravaingenieros.com

Avda. del Rey Santo, 8 Portal Izqdo. 4º C
13.001 - CIUDAD REAL
Tfno.: +34 926 216 202
Fax.: +34 926 216 647
email: ci@calatravaingenieros.com

TITULO: PROY. EJEC. AMPLIACIÓN INDUSTRIA MONTAJE DE AEROGENERADORES

LOCALIZACION: NOBLEJAS. TOLEDO

PROMOTOR: GE WIND ENERGY, S.L

NOMBRE PLANO: Fase: Proyecto de ejecución

INSTALACIÓN DE CLIMATIZACIÓN. OFICINAS DE CALIDAD Y SALA DE COMPROBACIÓN DE PIEZAS


DELINADO: CIPLL 18/05/2020

COMPROBADO: CIPLL 18/05/2020

APROBADO: CIPJAC 18/05/2020

El Ingeniero Técnico Industrial:

D. Javier Nuñez de Arenas Carranza. Cgdo. n.º: 245.

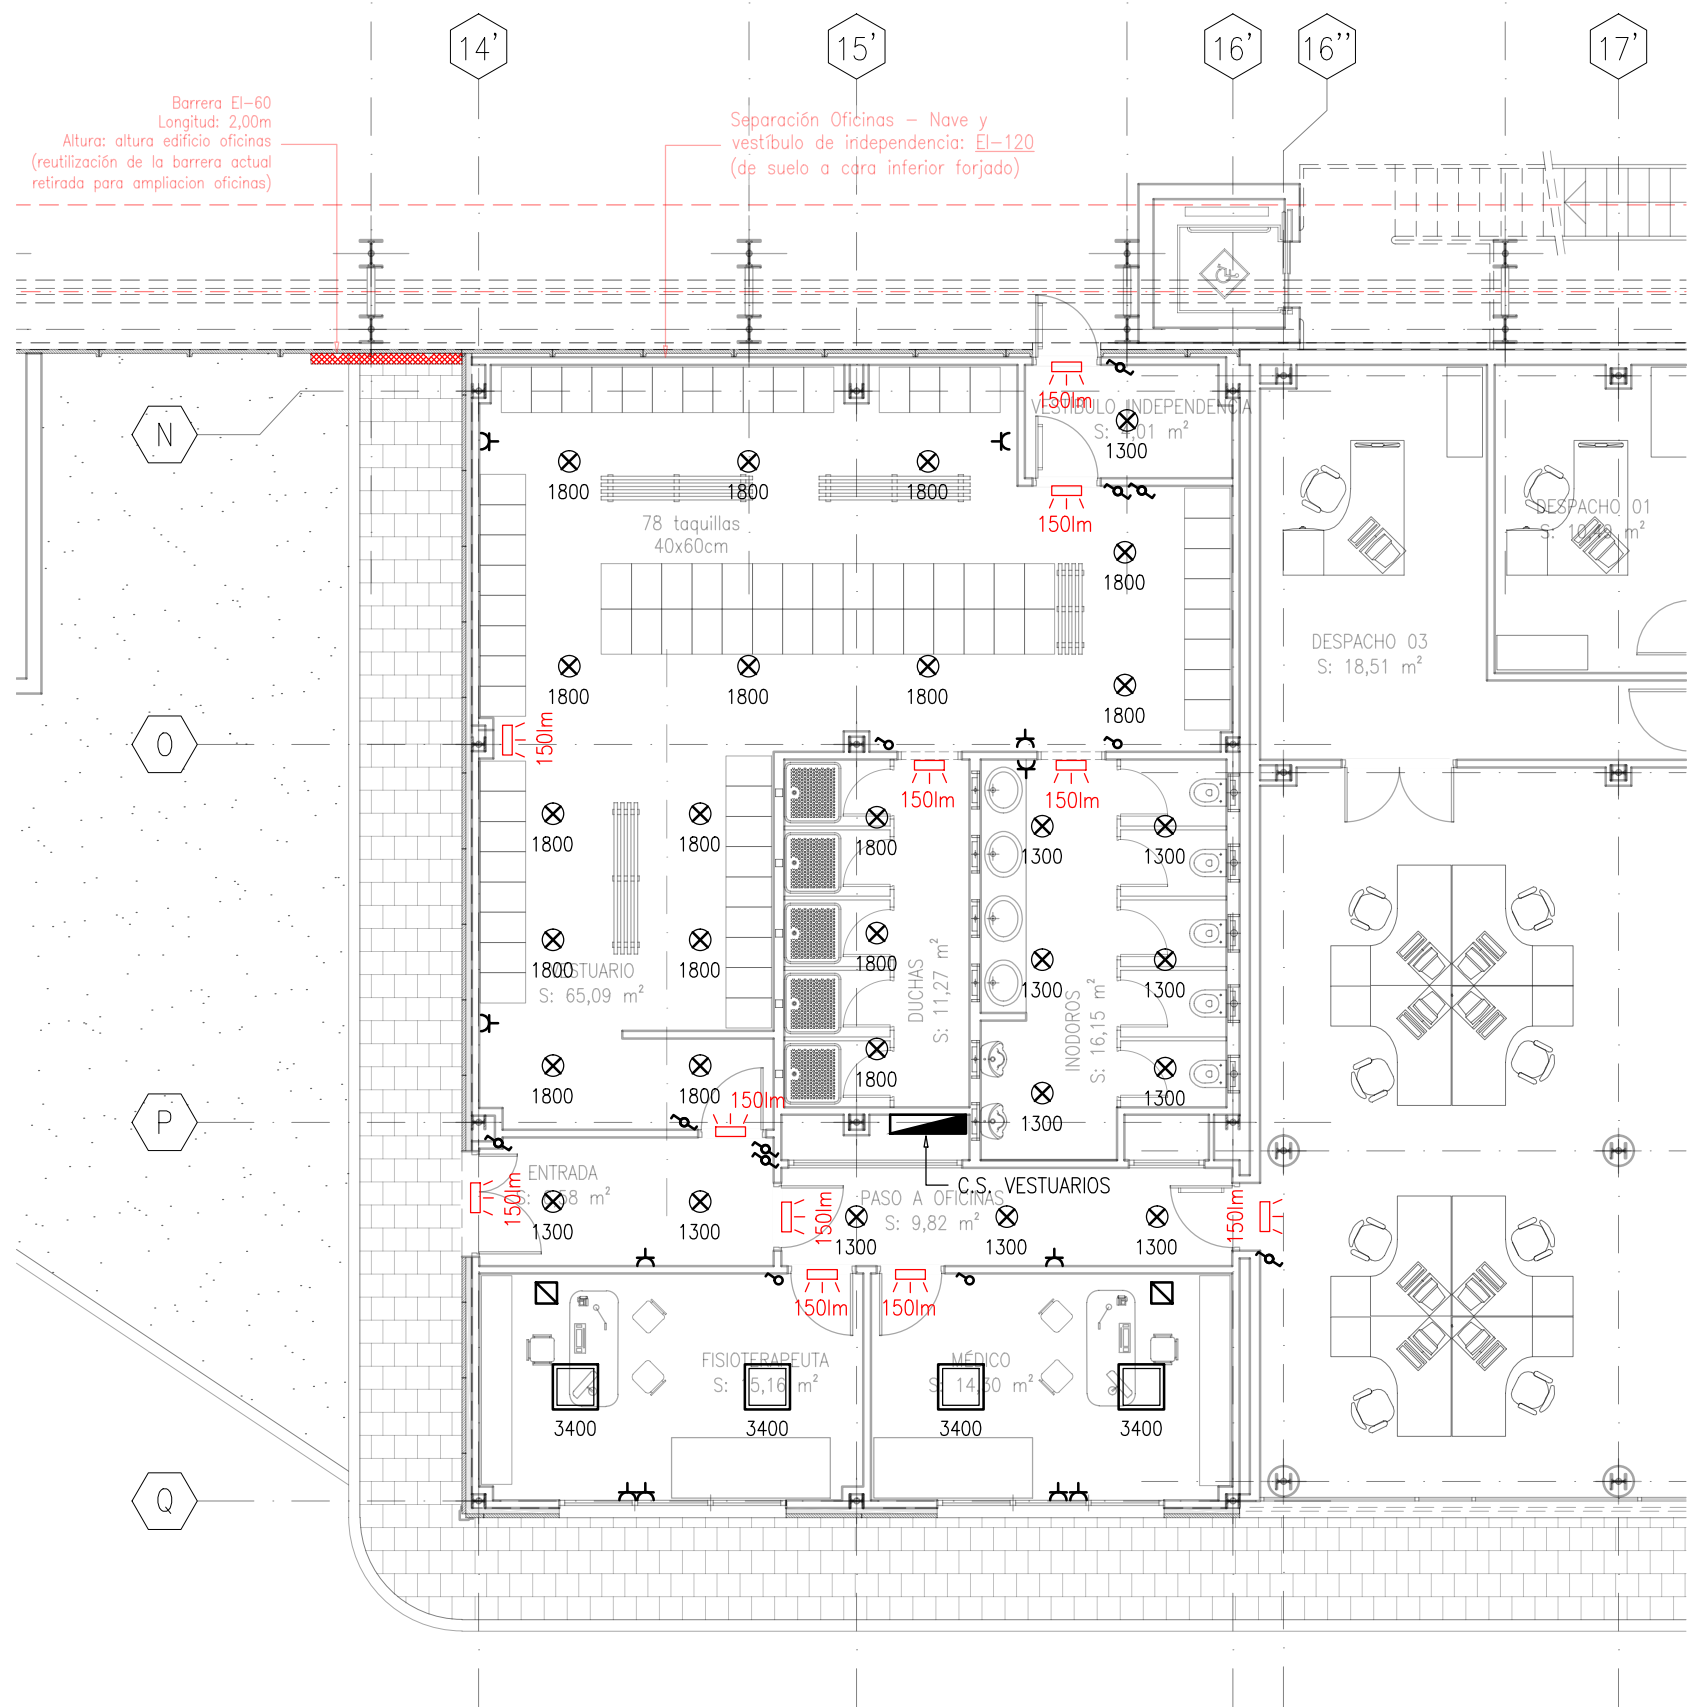


01 NUEVOS VESTUARIOS. PLANTA DE INSTALACIÓN ELÉCTRICA EN BAJA TENSIÓN

E:1/100




02 NUEVOS VESTUARIOS. PLANTA DE INSTALACIÓN DE PROTECCIÓN CONTRA INCENDIOS

E:1/100

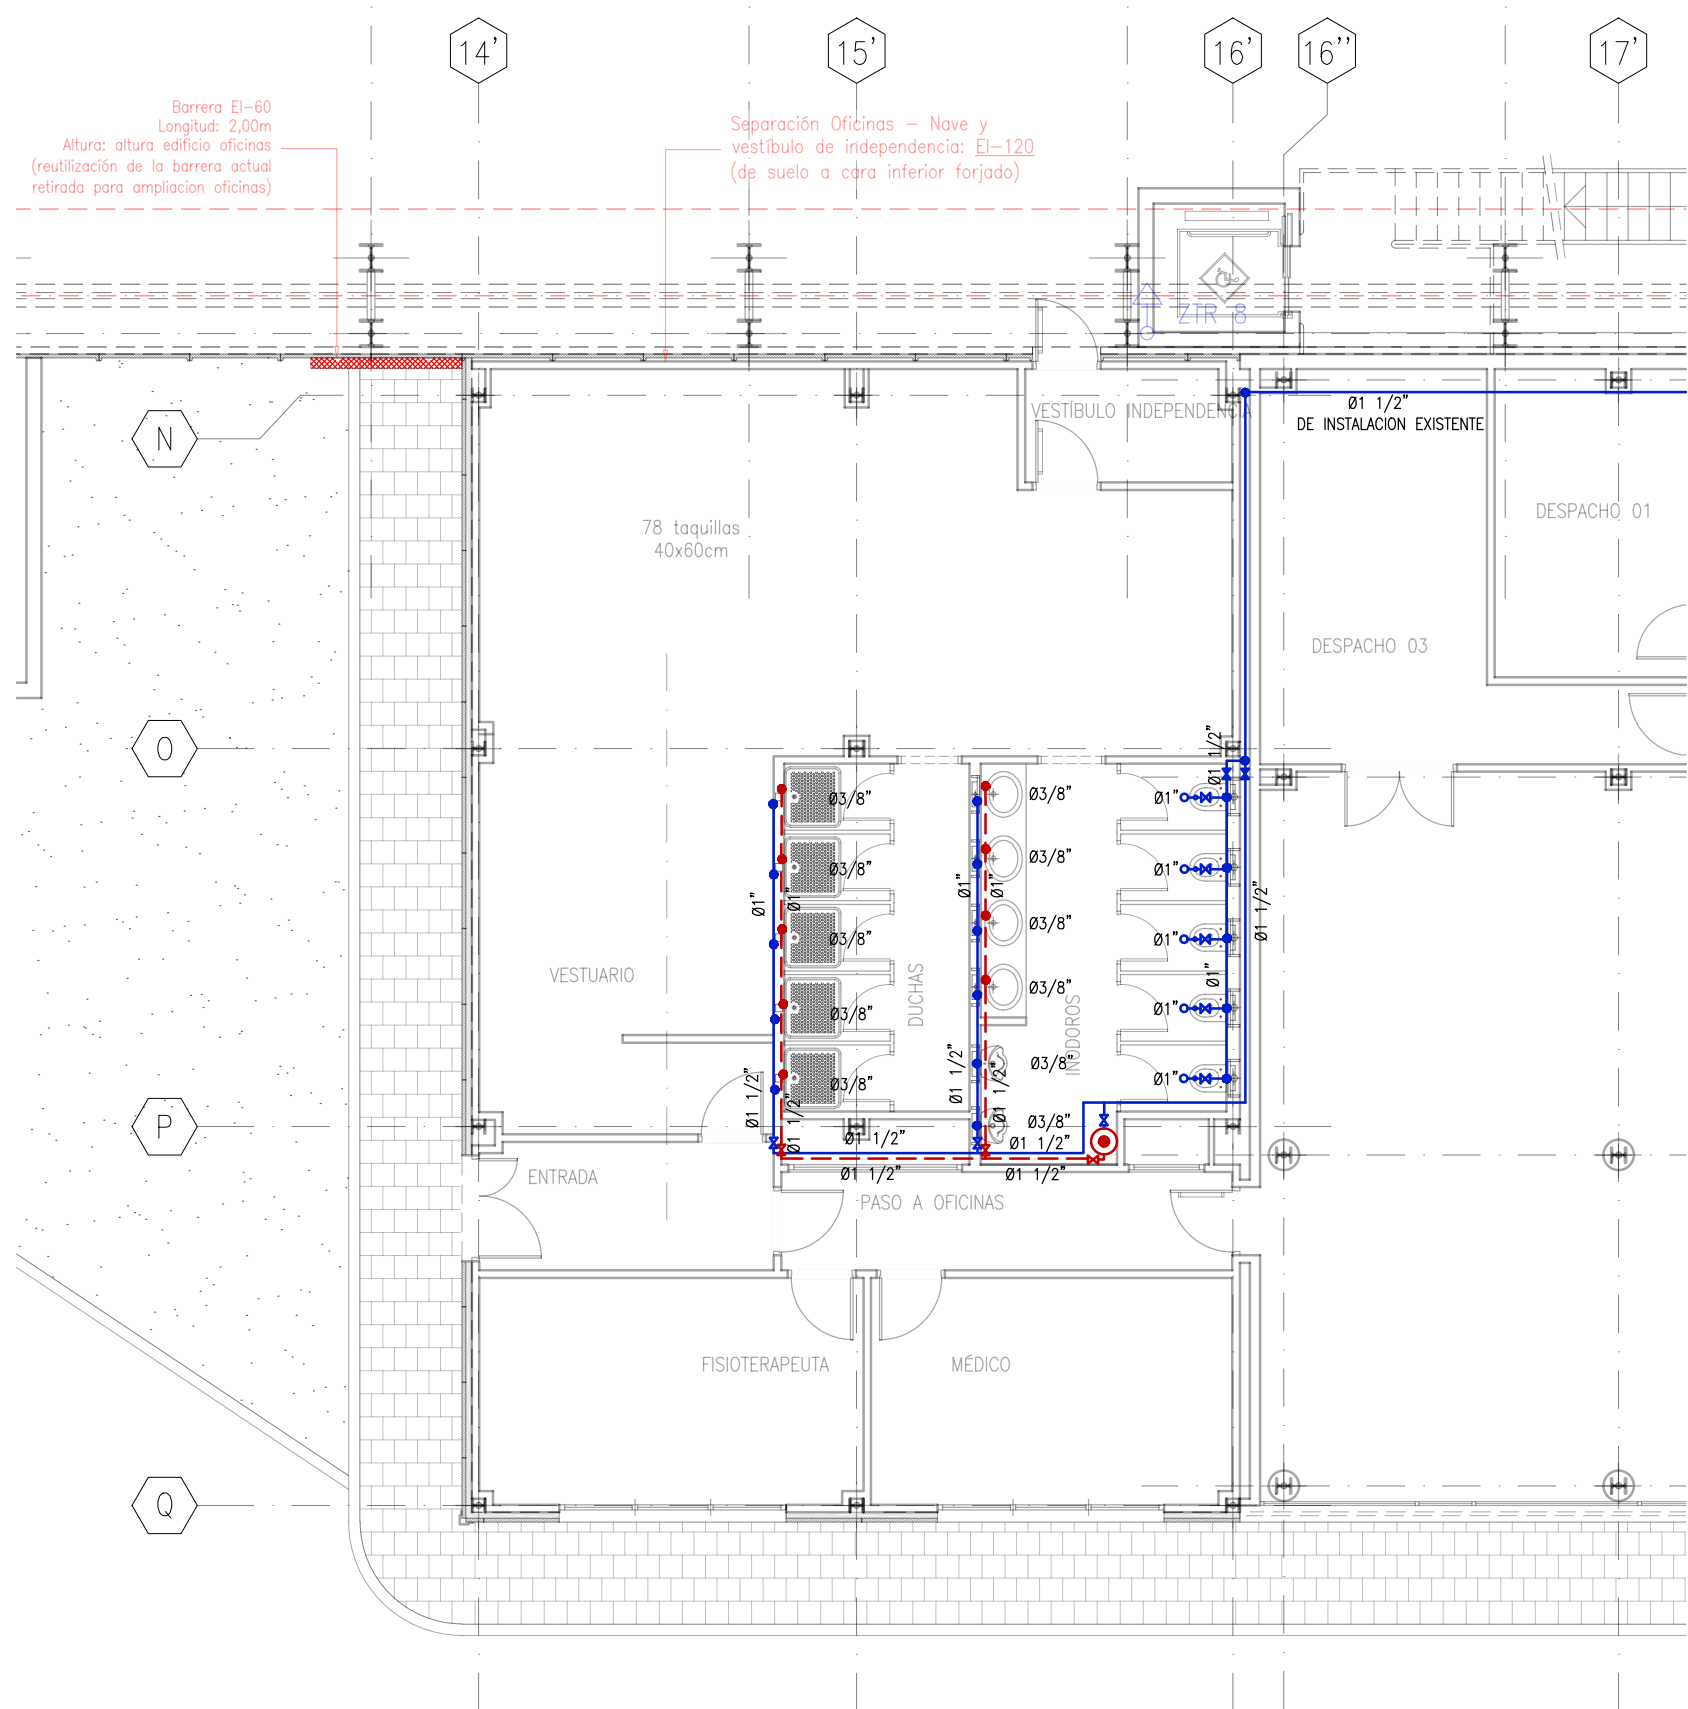

03 NUEVOS VESTUARIOS. PLANTA DE INSTALACIÓN DE FOANTANERÍA

E:1/100

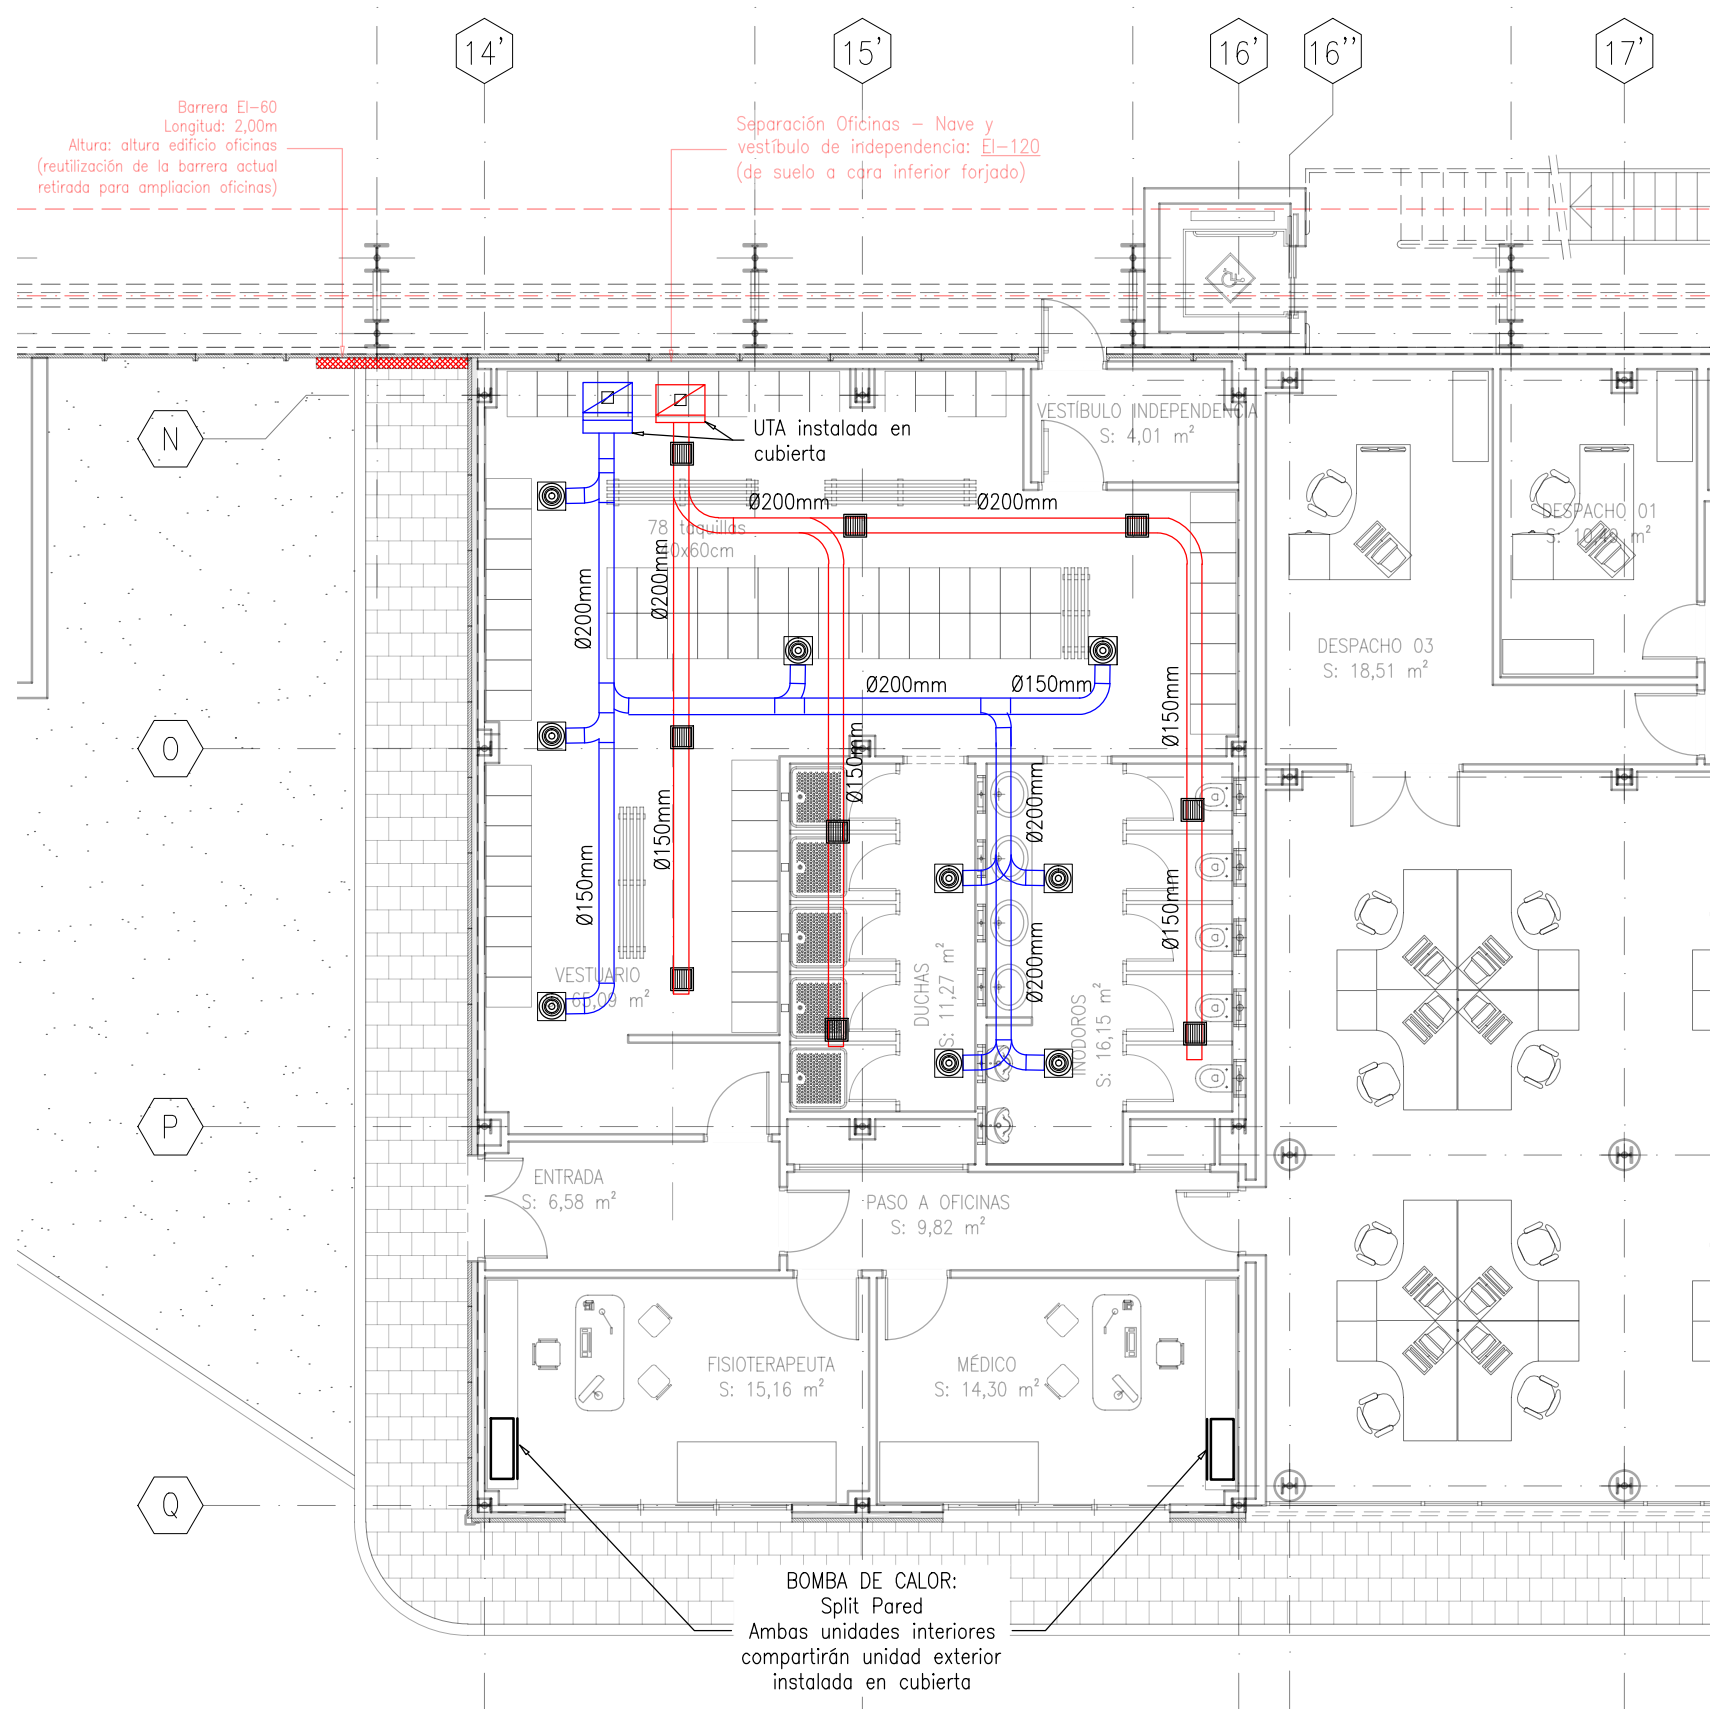

04 NUEVOS VESTUARIOS. PLANTA DE CLIMATIZACIÓN

E:1/100


LEYENDA DE PROTECCIÓN CONTRAINCENDIOS

- LUMINARIA DE EMERGENCIA LED MONTADA EN PARED, sobre puertas (límenes indicados en planta)
- EXTINTOR POLVO SECO ABC 9 Kg
- EXTINTOR CO 5 Kg
- PULSADOR ALARMA
- RECORRIDO DE EVACUACIÓN
- ORIGEN DE EVACUACIÓN MAS DESFAVORABLE

LEYENDA DE ELECTRICIDAD

- LUMINARIA INDUSTRIAL LED (límenes indicados en planta)
- LUMINARIA ESTANCA LED (límenes indicados en planta)
- LUMINARIA ESTANCA LED (límenes indicados en planta)
- APLIQUE ESTANCO LED (límenes indicados en planta)
- FOCO PARA MONTAJE SUPERFICIAL EN PARED LED (límenes indicados en planta)
- CUADRO DE TOMAS DE CORRIENTE
- PUNTO DE LUZ SENCILLO (INTERRUPTOR)
- PUNTO DE LUZ CONMUTADO (CONMUTADOR)
- TOMA DE CORRIENTE
- CAJA SUPERFICIAL 4x16A + 2xR45
- CAJA SUPERFICIAL 6x16A + 2xR45
- MOTOR PUERTA RÁPIDA
- MOTOR PUERTA SECCIONAL
- CUADRO DE MANDO Y PROTECCIÓN

Project information block including company logo (CALATRAVA), contact details, project title (PROY. EJEC. AMPLIACIÓN INDUSTRIA MONTAJE DE AEROGENERADORES), location (NOBLEJAS. TOLEDO), promoter (GE WIND ENERGY, S.L.), and drawing details (scale 1/100, date 13/05/2020, number 107).

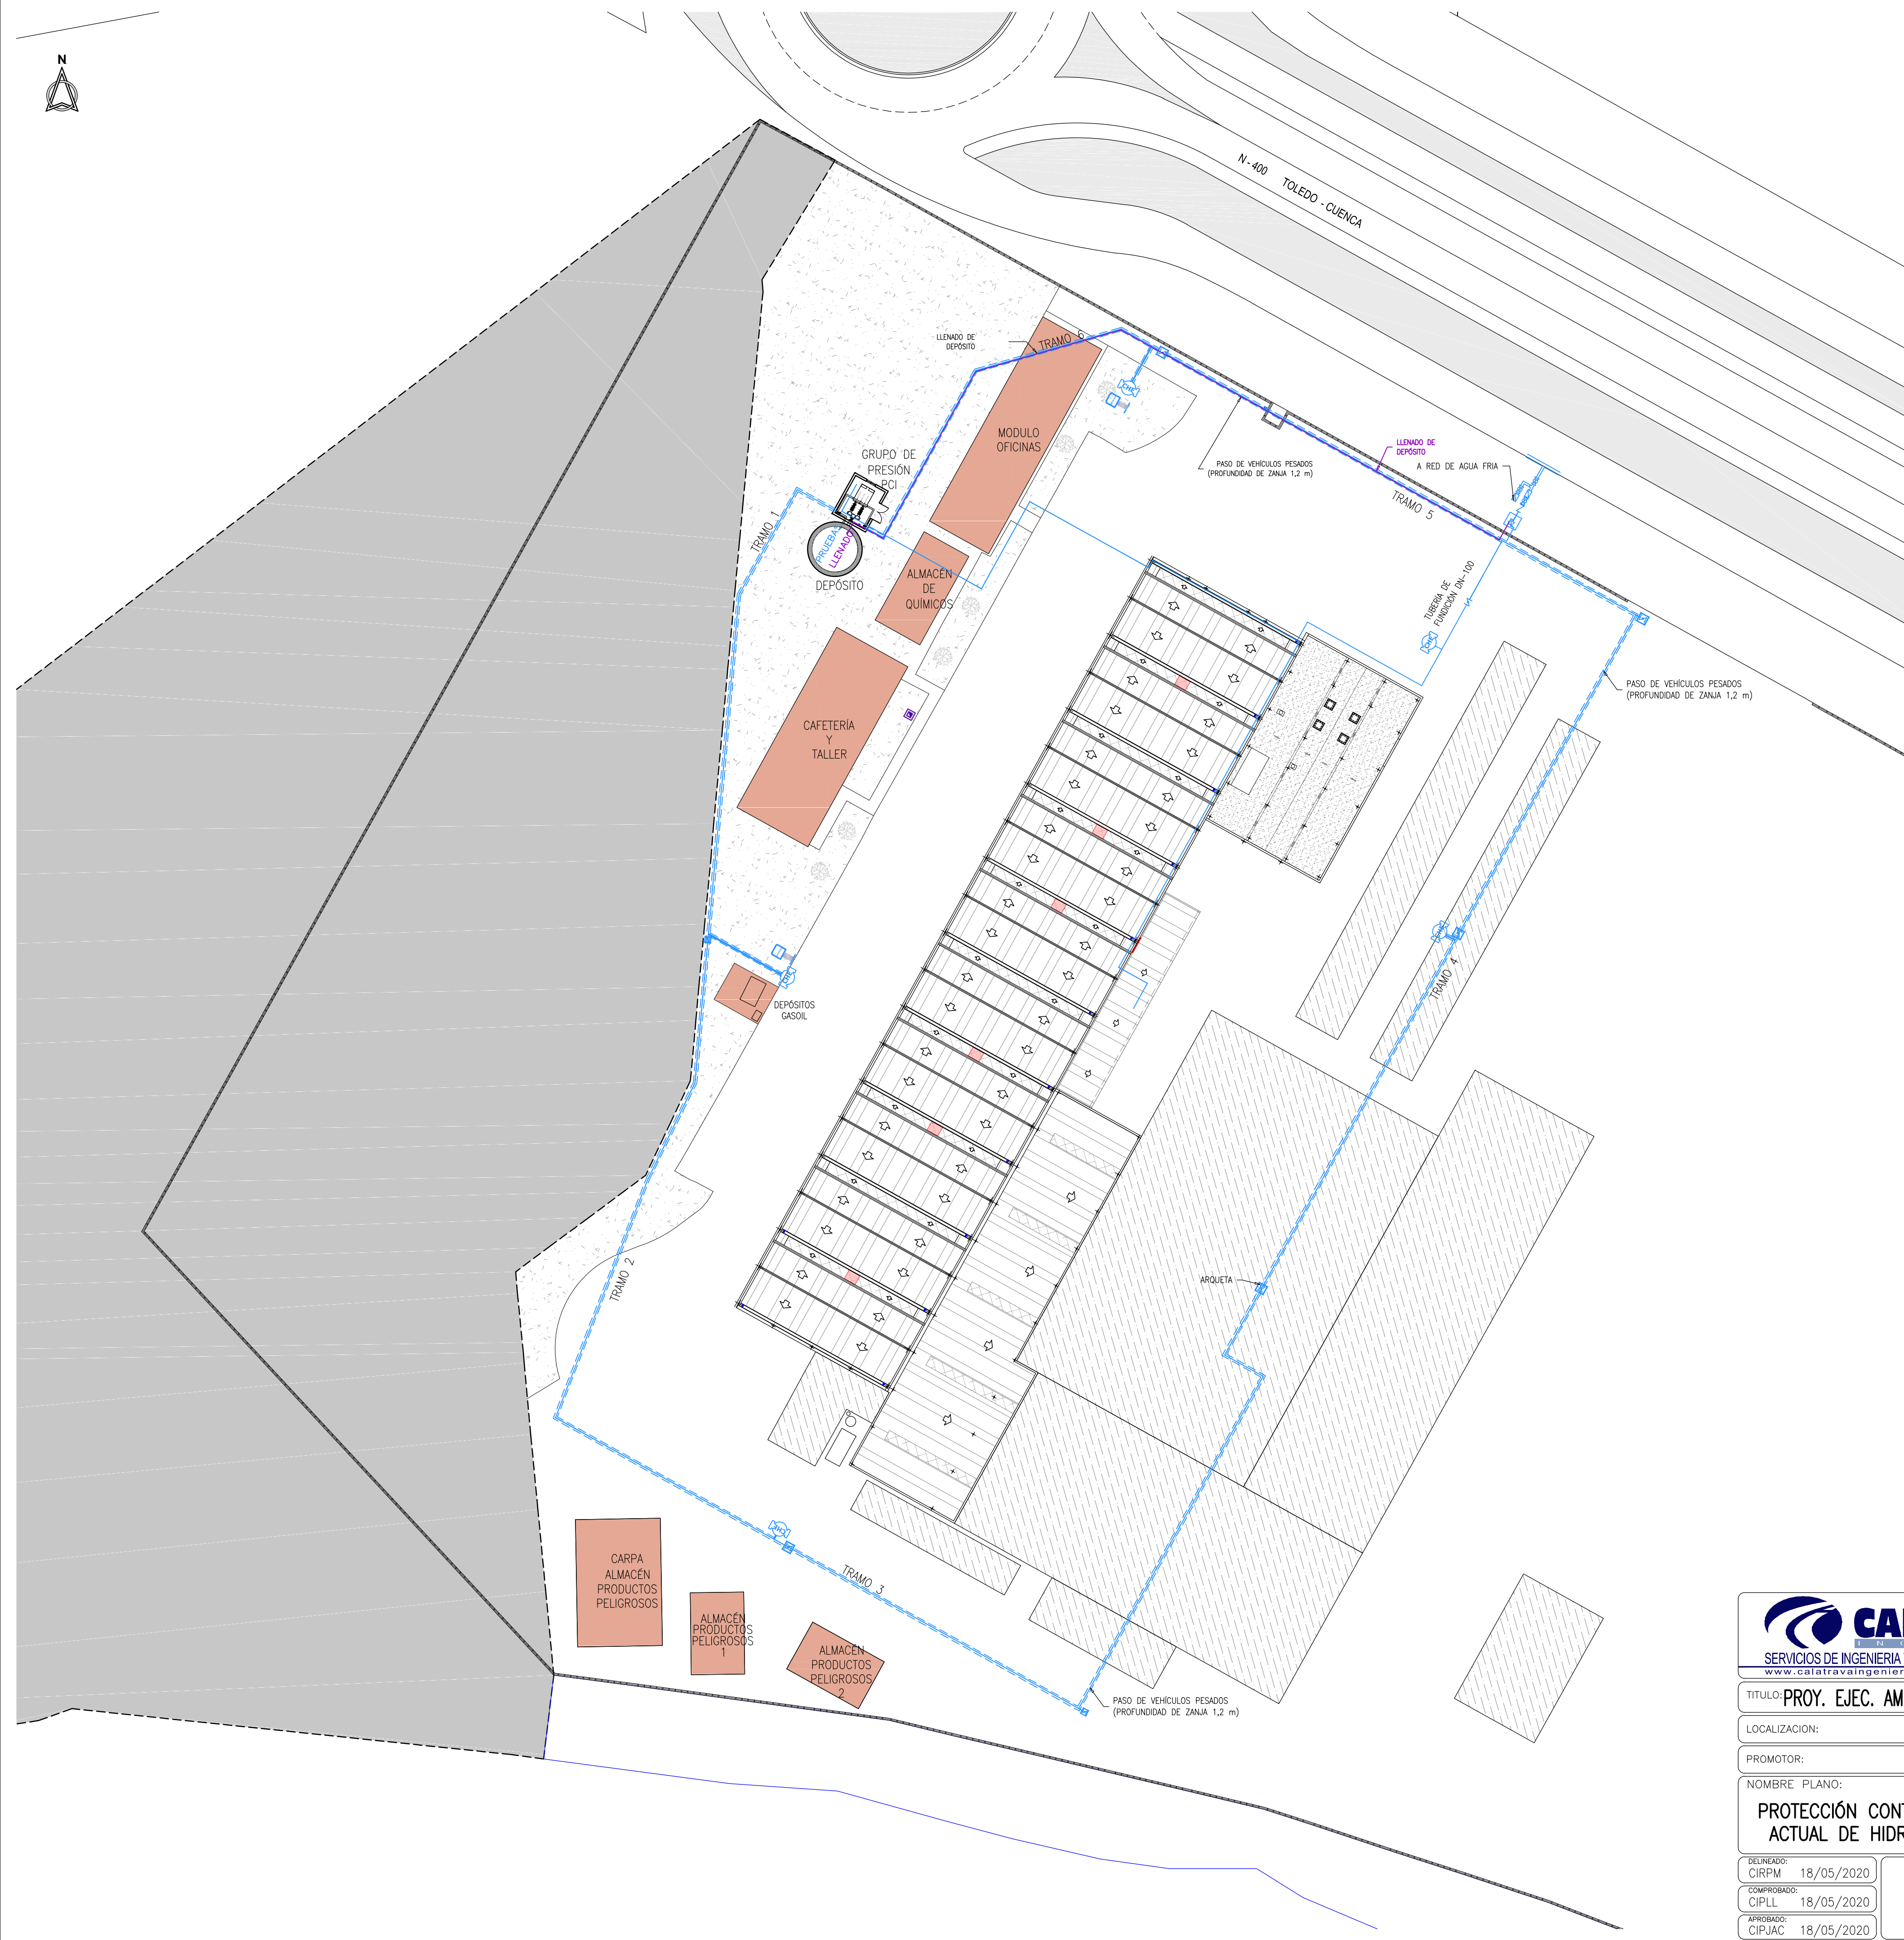

MODIFICA A PLANO DE FECHA: _____ MODIFICACION N°: _____



CALATRAVA
SERVICIOS DE INGENIERIA Y TOPOGRAFIA
www.calatravaingenieros.com

Avda. del Rey Santo, 8 Portal Izqdo. 4º C
13.001 - CIUDAD REAL
Tfno.: +34 926 216 202
Fax.: +34 926 216 647
email: ci@calatravaingenieros.com

TITULO: **PROY. EJEC. AMPLIACIÓN INDUSTRIA MONTAJE DE AEROGENERADORES**

LOCALIZACION: **NOBLEJAS. TOLEDO**

PROMOTOR: **GE WIND ENERGY, S.L**

NOMBRE PLANO: **PROTECCIÓN CONTRA INCENDIOS. RED ACTUAL DE HIDRANTES EXTERIORES**

FECHA PROYECTO: **MAYO-2020**

ESCALA: **1/400**


FECHA PLANO: **18/05/2020**


NUMERO: **108**

DELINEADO: CIRPM 18/05/2020

COMPROBADO: CIPLL 18/05/2020

APROBADO: CIPJAC 18/05/2020

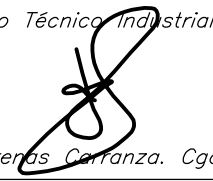El Ingeniero Técnico Industrial:

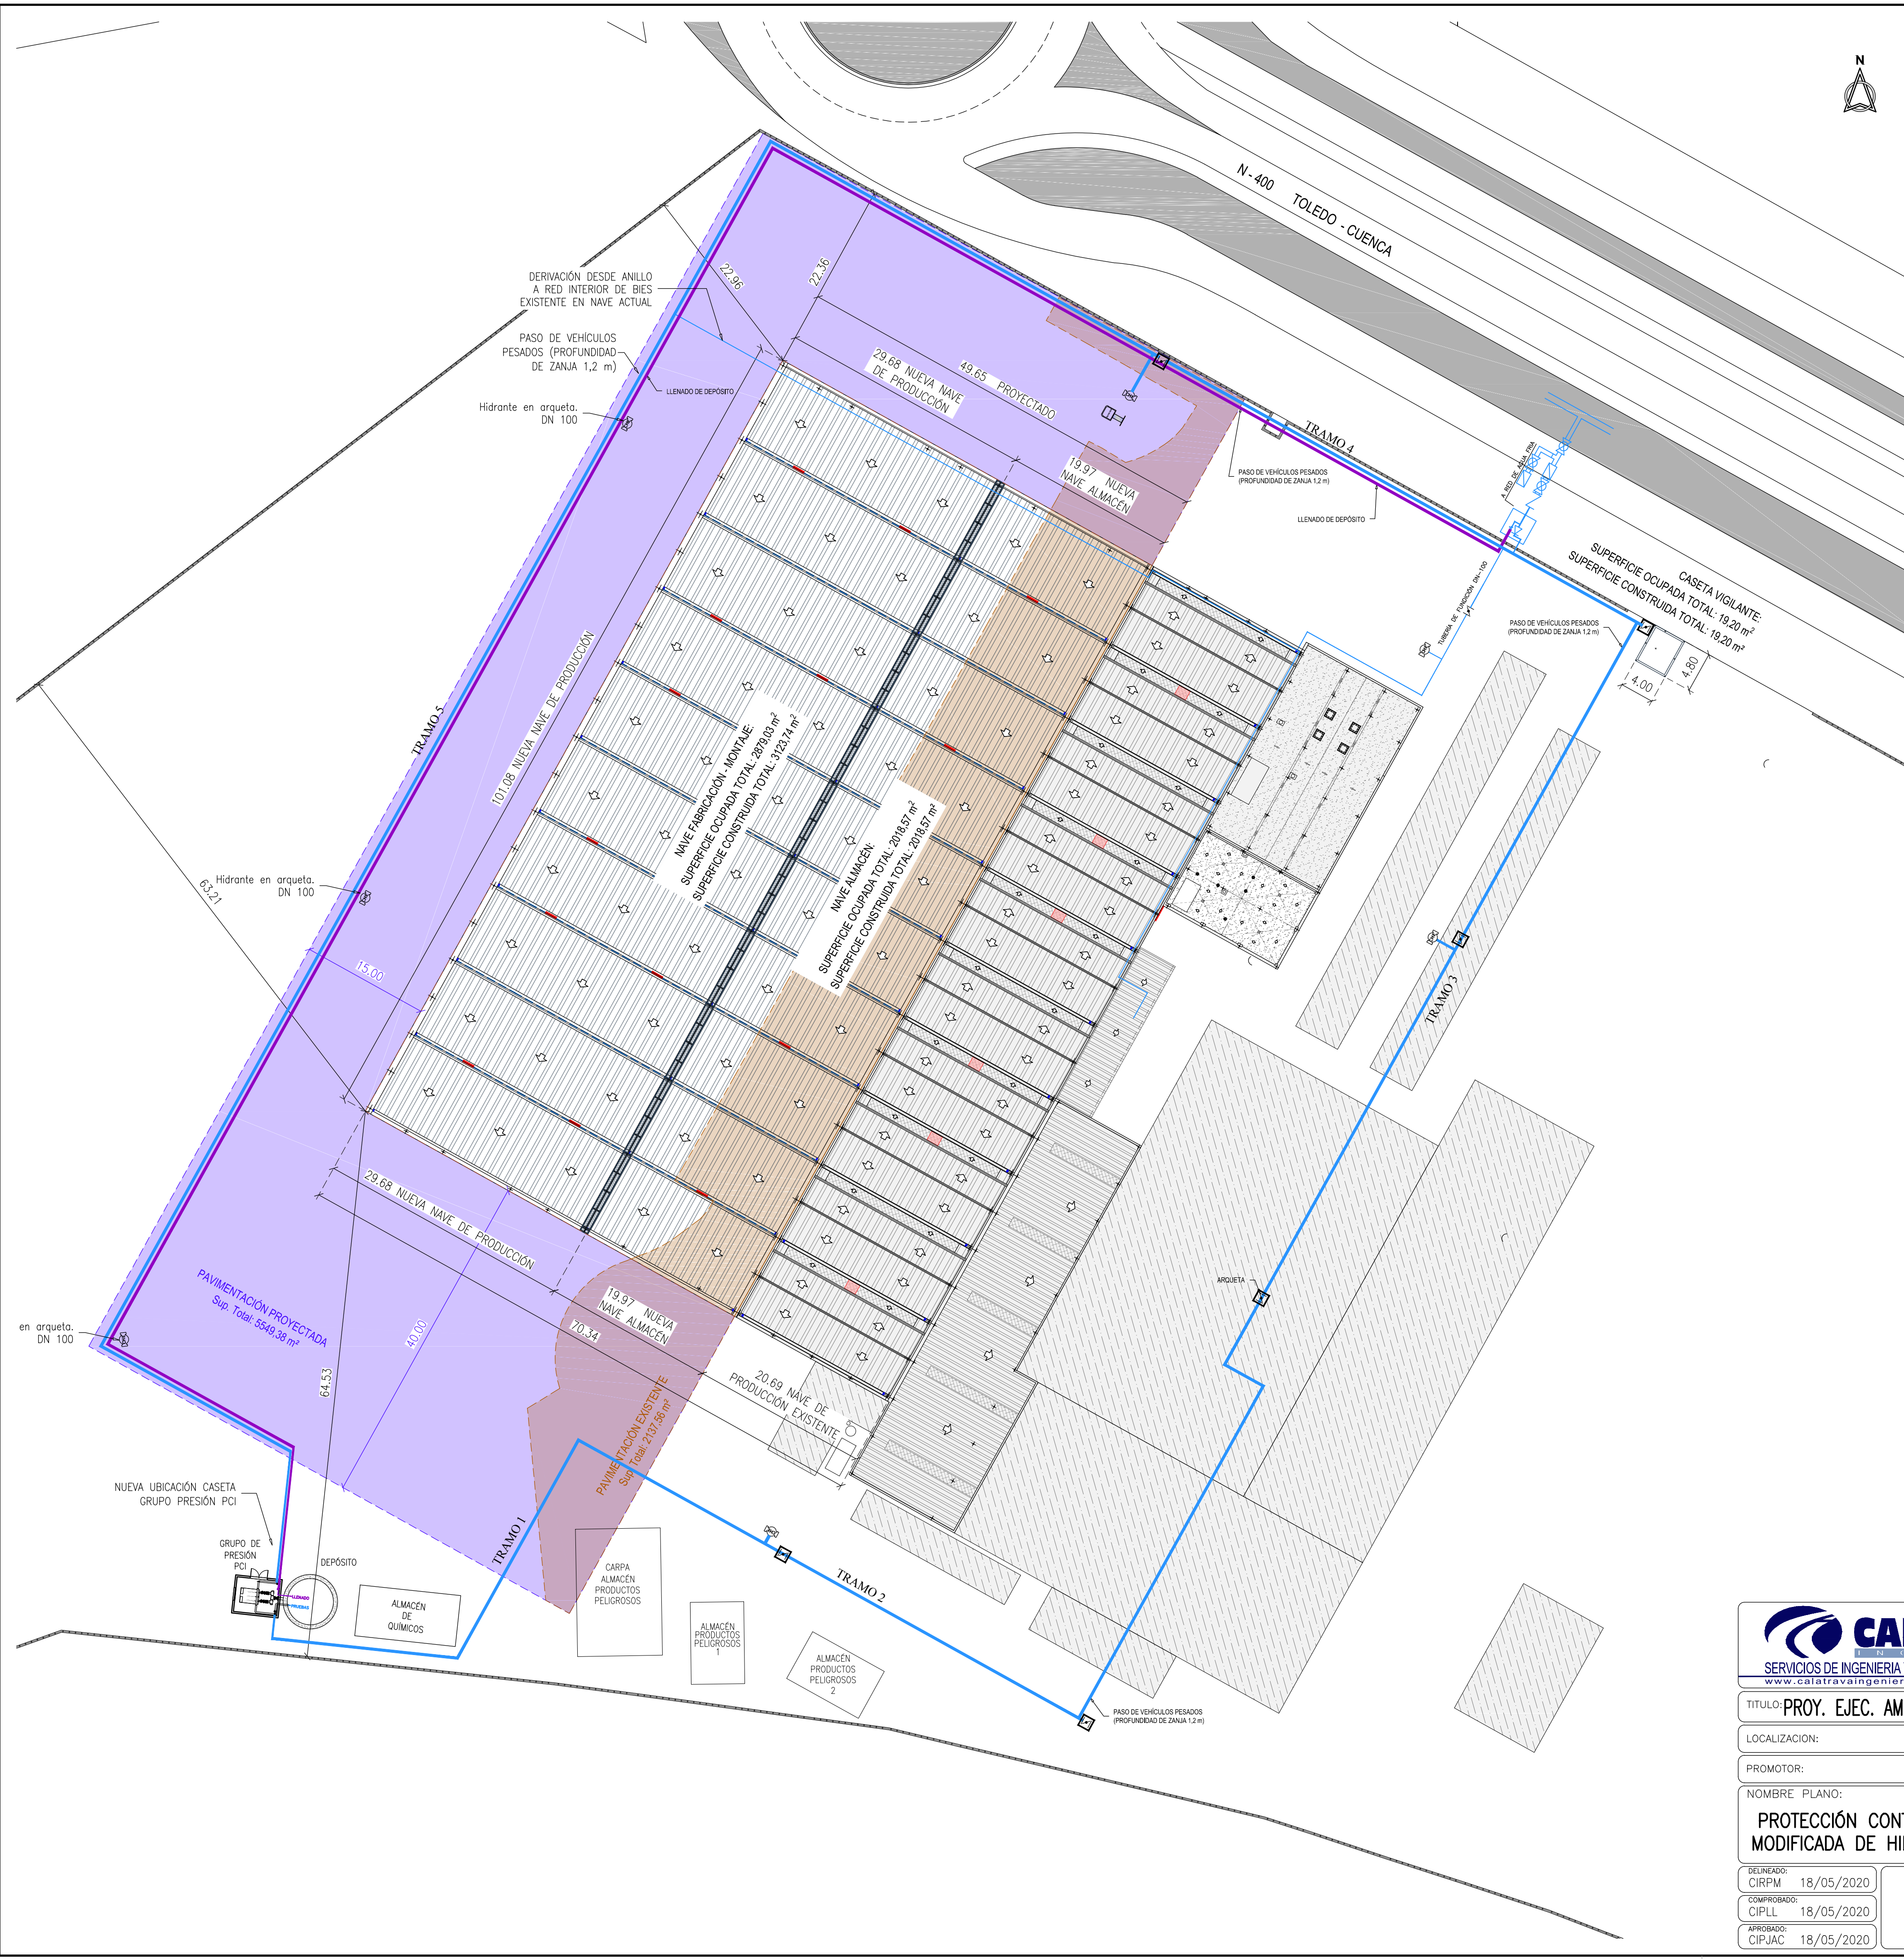D. Javier Nuñez de Arce, Cof. n.º: 245.





CALATRAVA
SERVICIOS DE INGENIERIA Y TOPOGRAFIA
www.calatravaingenieros.com

Avda. del Rey Santo, 8 Portal Izqdo. 4º C
13.001 - CIUDAD REAL
Tfno.: +34 926 216 202
Fax.: +34 926 216 647
email: ci@calatravaingenieros.com

TITULO: PROY. EJEC. AMPLIACIÓN INDUSTRIA MONTAJE DE AEROGENERADORES

LOCALIZACIÓN: NOBLEJAS. TOLEDO

PROMOTOR: GE WIND ENERGY, S.L

NOMBRE PLANO: Fase: Proyecto de ejecución

DELINEADO: CIRPM 18/05/2020

COMPROBADO: CIPLL 18/05/2020

APROBADO: CIPJAC 18/05/2020

MODIFICA A PLANO DE FECHA: ---

MODIFICACION N°: ---

FECHA PROYECTO: MAYO-2020

ESCALA: 1/400


FECHA PLANO: 18/05/2020

NUMERO: 109

IA2019023109

El Ingeniero Técnico Industrial:

D. Javier Nuñez de Arenas Carranza. Cydo. n°.: 245.

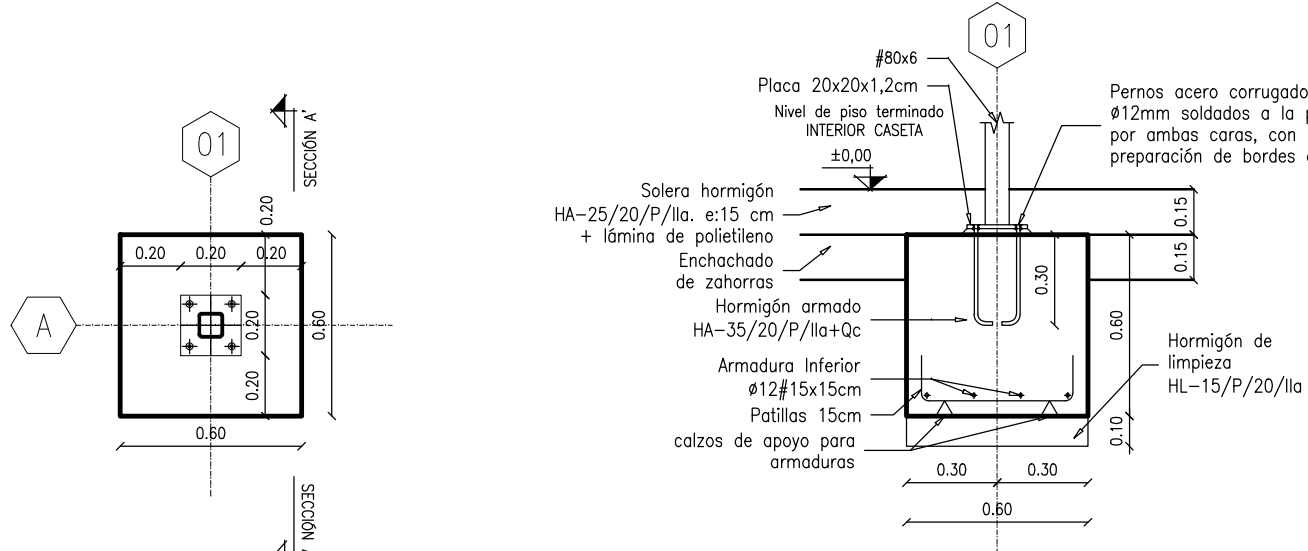

02 PLANTA
E:1/25

03 SECCION A - A
E:1/25


04 ORGANIZACION DE CUBIERTA.
E:1/50

06 PORTICO 03
E:1/50


3.85
E:1/50




D. Javier Nuñez de Arenas Carranza. Cqdo. n°.: 245

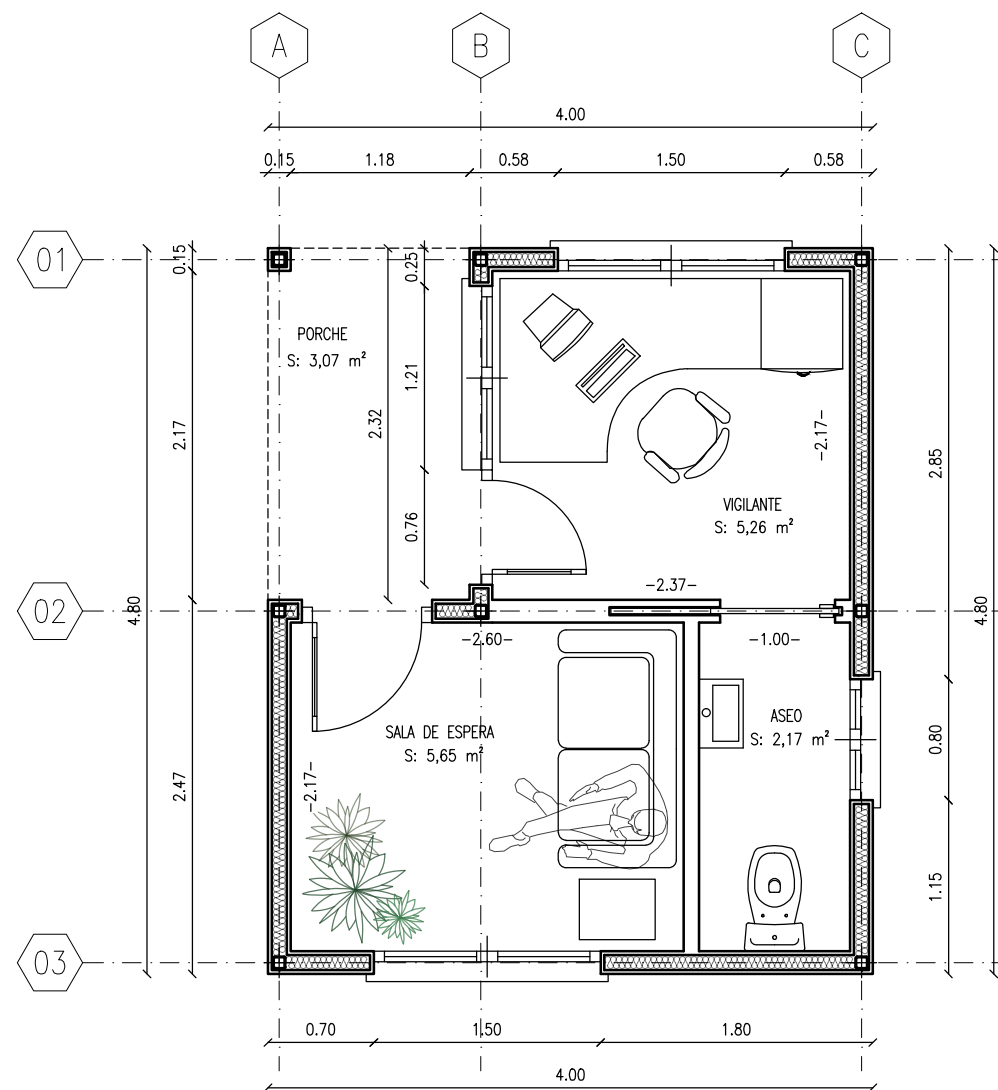


01 PLANTA DE DISTRIBUCIÓN,
COTAS USOS Y SUPERFICIES
E:1/50

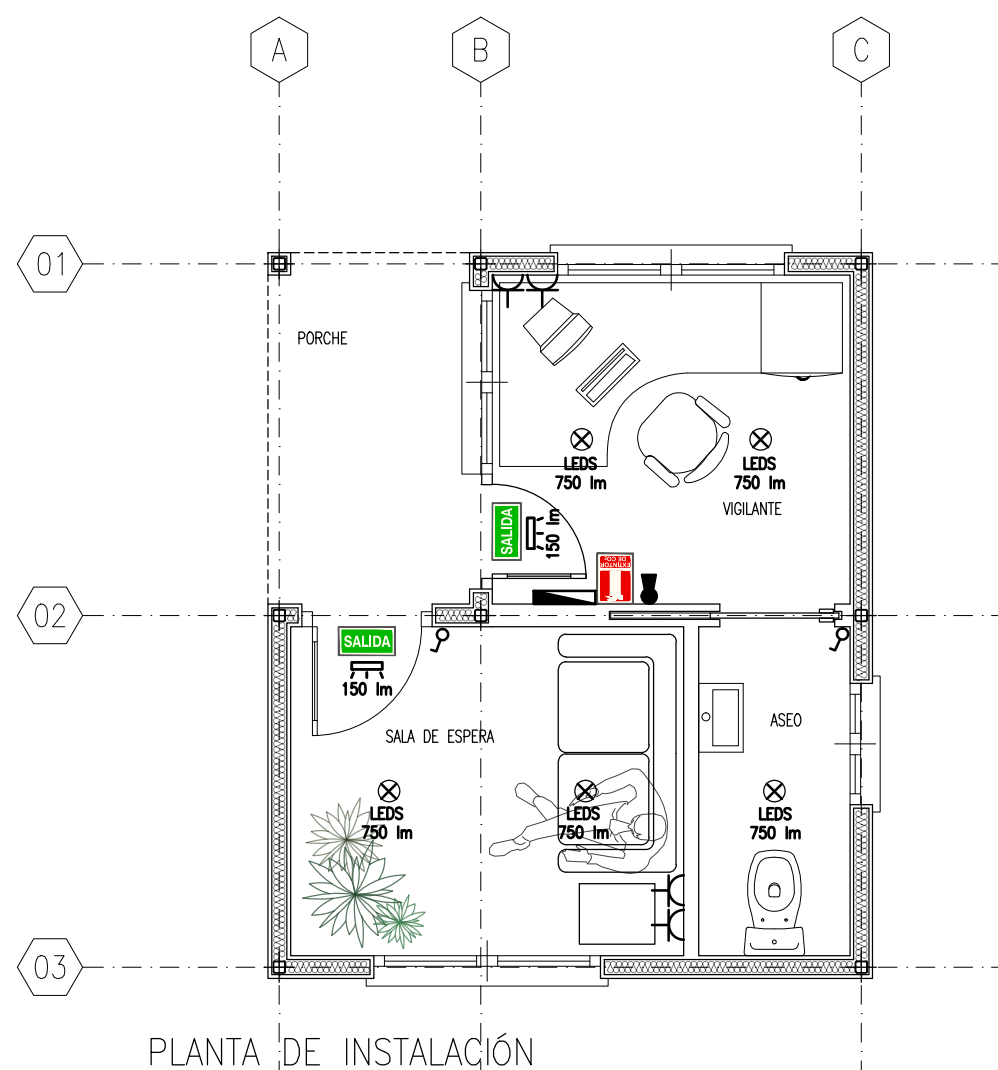


06 PLANTA DE INSTALACIÓN
ELÉCTRICA Y PCI
E:1/50

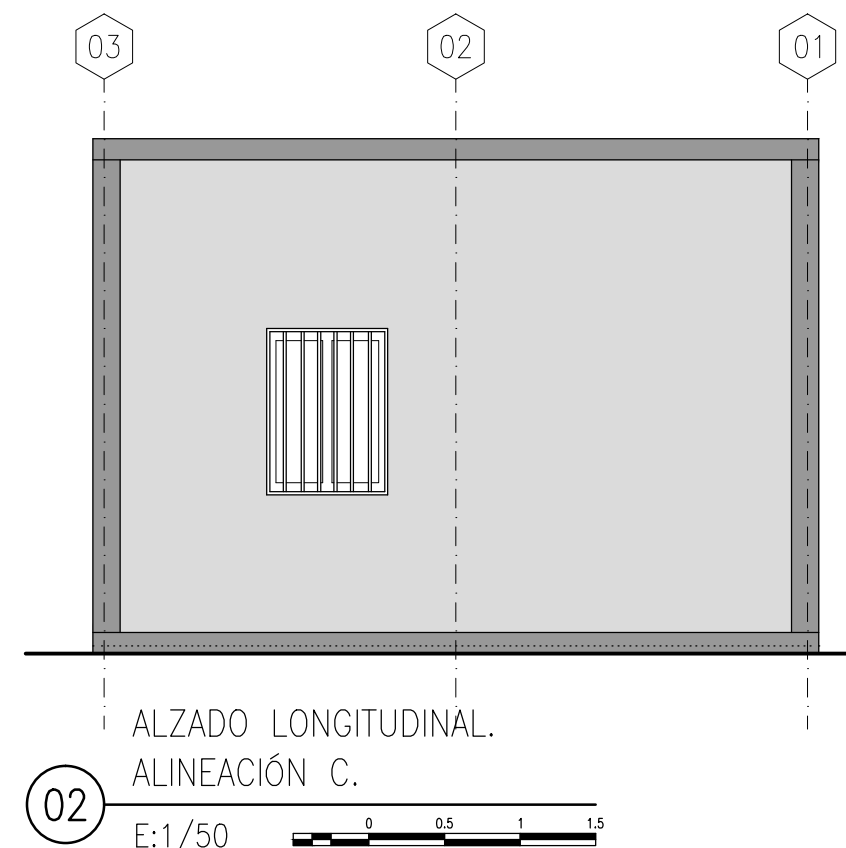


02 ALZADO LONGITUDINAL.
ALINEACIÓN C.
E:1/50

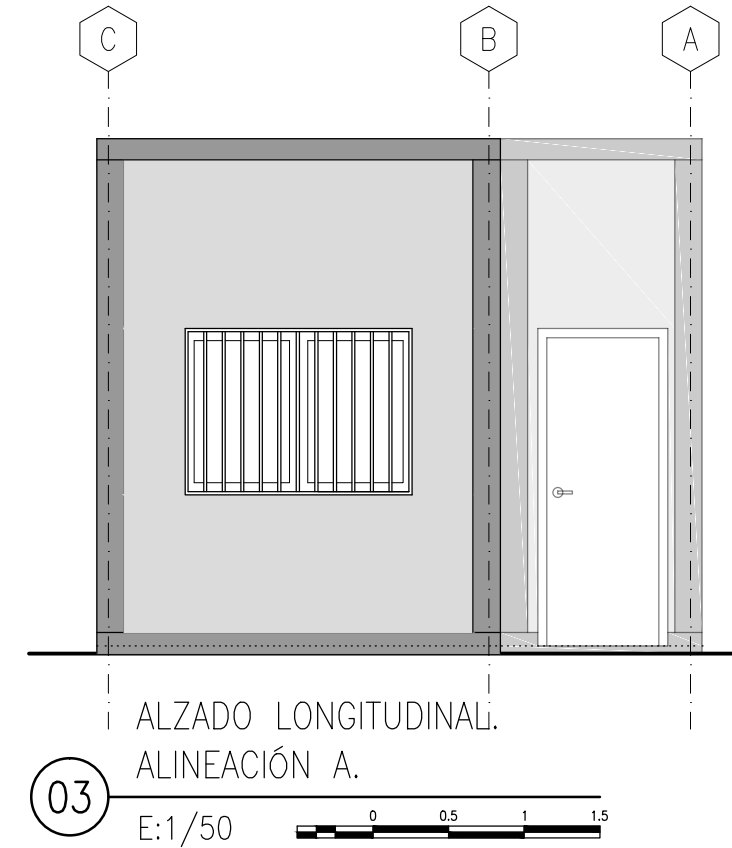

03 ALZADO LONGITUDINAL.
ALINEACIÓN A.
E:1/50

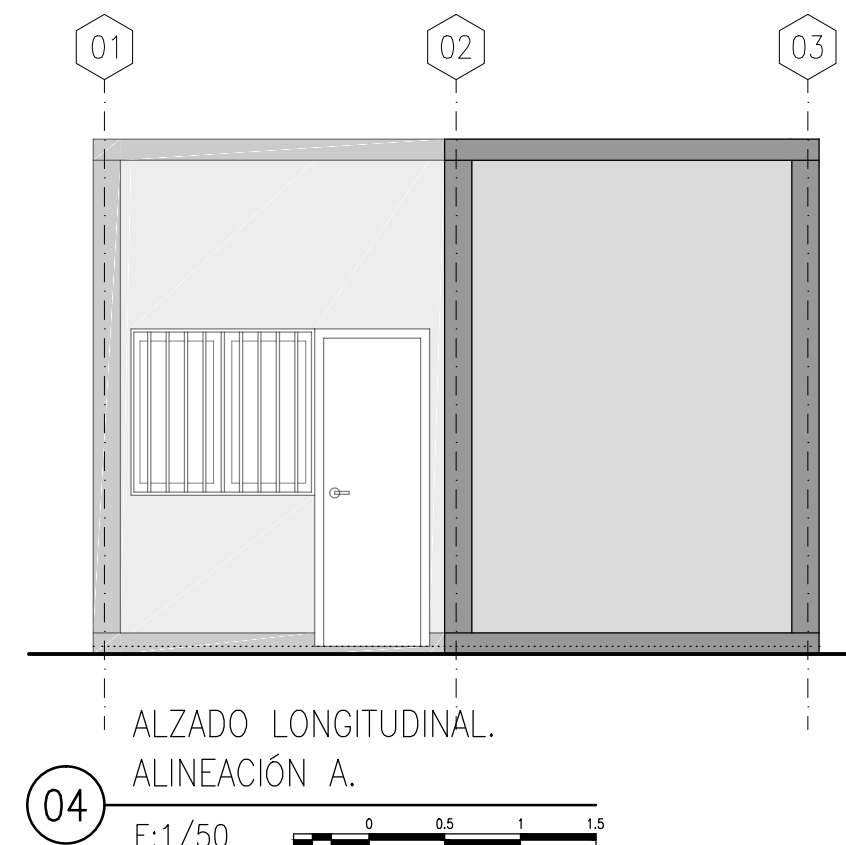

04 ALZADO LONGITUDINAL.
ALINEACIÓN A.
E:1/50

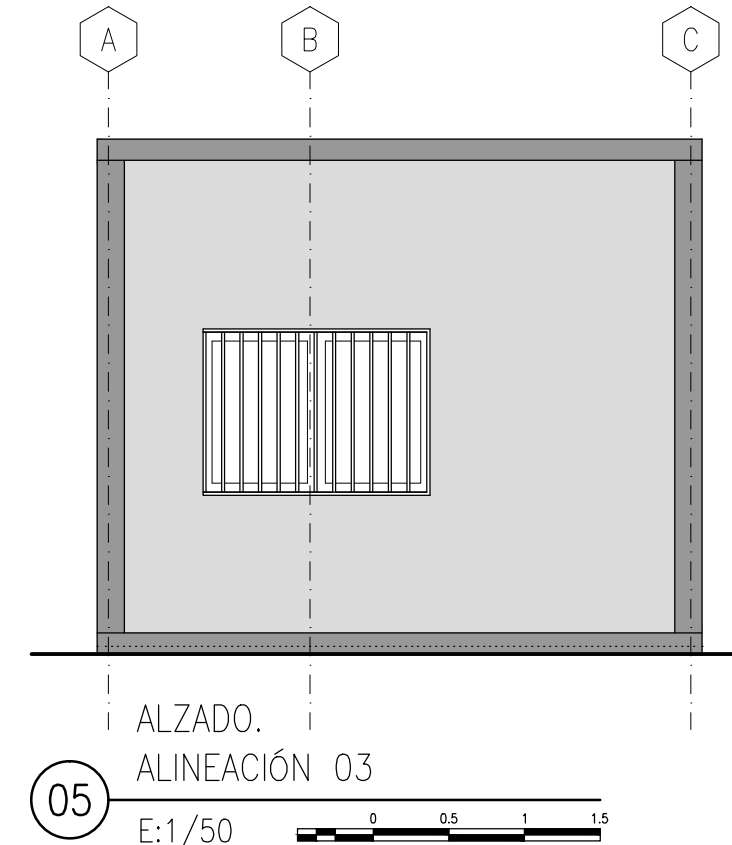

05 ALZADO.
ALINEACIÓN 03
E:1/50


LEYENDA DE ELECTRICIDAD

- ⊗ LUMINARIA ESTANCA LED (lúmenes indicados en planta)
- ⊥ LUMINARIA DE EMERGENCIA LED MONTADA EN PARED, sobre puertas (lúmenes indicados en planta)
- ⚡ CUADRO ELÉCTRICO DE MANDO Y PROTECCIÓN
- ⌚ TOMA DE CORRIENTE
- ⌚ PUNTO DE LUZ SENCILLO

LEYENDA DE PROTECCIÓN CONTRA INCENDIOS

- 🔥 EXTINTOR CO 5 Kg

		Avda. del Rey Santo, 8 Portal Izqdo. 4º C 13.001 - CIUDAD REAL Tfno.: +34 926 216 202 Fax.: +34 926 216 647 email: ci@calatravaingenieros.com	
TÍTULO: PROY. EJEC. AMPLIACIÓN INDUSTRIA MONTAJE DE AEROGENERADORES			
LOCALIZACIÓN:		NOBLEJAS. TOLEDO	
PROMOTOR:		GE WIND ENERGY, S.L	
NOMBRE PLANO:		Fase: Proyecto de ejecución	
CASETA CONTROL DE ACCESO. PLANTAS DE DISTRIBUCIÓN, ALZADOS E INSTALACIONES		ESCALA: 1/50	FECHA PLANO: 07/05/2020
DELINEADO: CISLN 07/05/2020		COMPROBADO: CIPL 07/05/2020	
APROBADO: CIPJAC 07/05/2020		El Ingeniero Técnico Industrial:  D. Javier Nuñez de Arenas. Cgdo. n.º: 245.	

 

- Queda expresamente prohibido el anclaje de los pernos a la placa mediante únicamente soldadura en la cara inferior de la placa. En cualquier caso, y sin excepción, los pernos serán pasantes (atravesarán la placa de anclaje) y, en el caso de que se utilice la solución soldada (se recomienda la solución atornillada), quedarán soldados por ambas caras de la placa con preparación de bordes, tal y como se muestra en los detalles incluidos en planos.

1. La sala de bombas se deberá proteger mediante rociadores automáticos alimentados desde el colector de impulsión. Se instalará una válvula de corte y un detector de flujo.
2. La sala de bombas se mantendrá a una temperatura de al menos 4º para bombas eléctricas y 10º para bombas diesel.
3. La tubería de aspiración de las bombas será lo más corta y recta posible y tendrá una pendiente ascendente.



NOTAS:

1. En piezas hormigonadas contra el terreno el recubrimiento mínimo será 70 mm, salvo que se haya preparado el terreno y dispuesto un hormigón de limpieza, en cuyo caso será de aplicación la tabla anterior.
2. En ambiente Qb y Qc el proyectista fijará el recubrimiento al objeto de que se garantice adecuadamente la protección de las armaduras frente a la acción agresiva ambiental.

SEGÚN ARTÍCULO 66.2 EHE-08

DATOS GEOTÉCNICOS DEL TERRENO

TENSIÓN ADMISIBLE DE CÁLCULO = 0,20 N/mm²
